
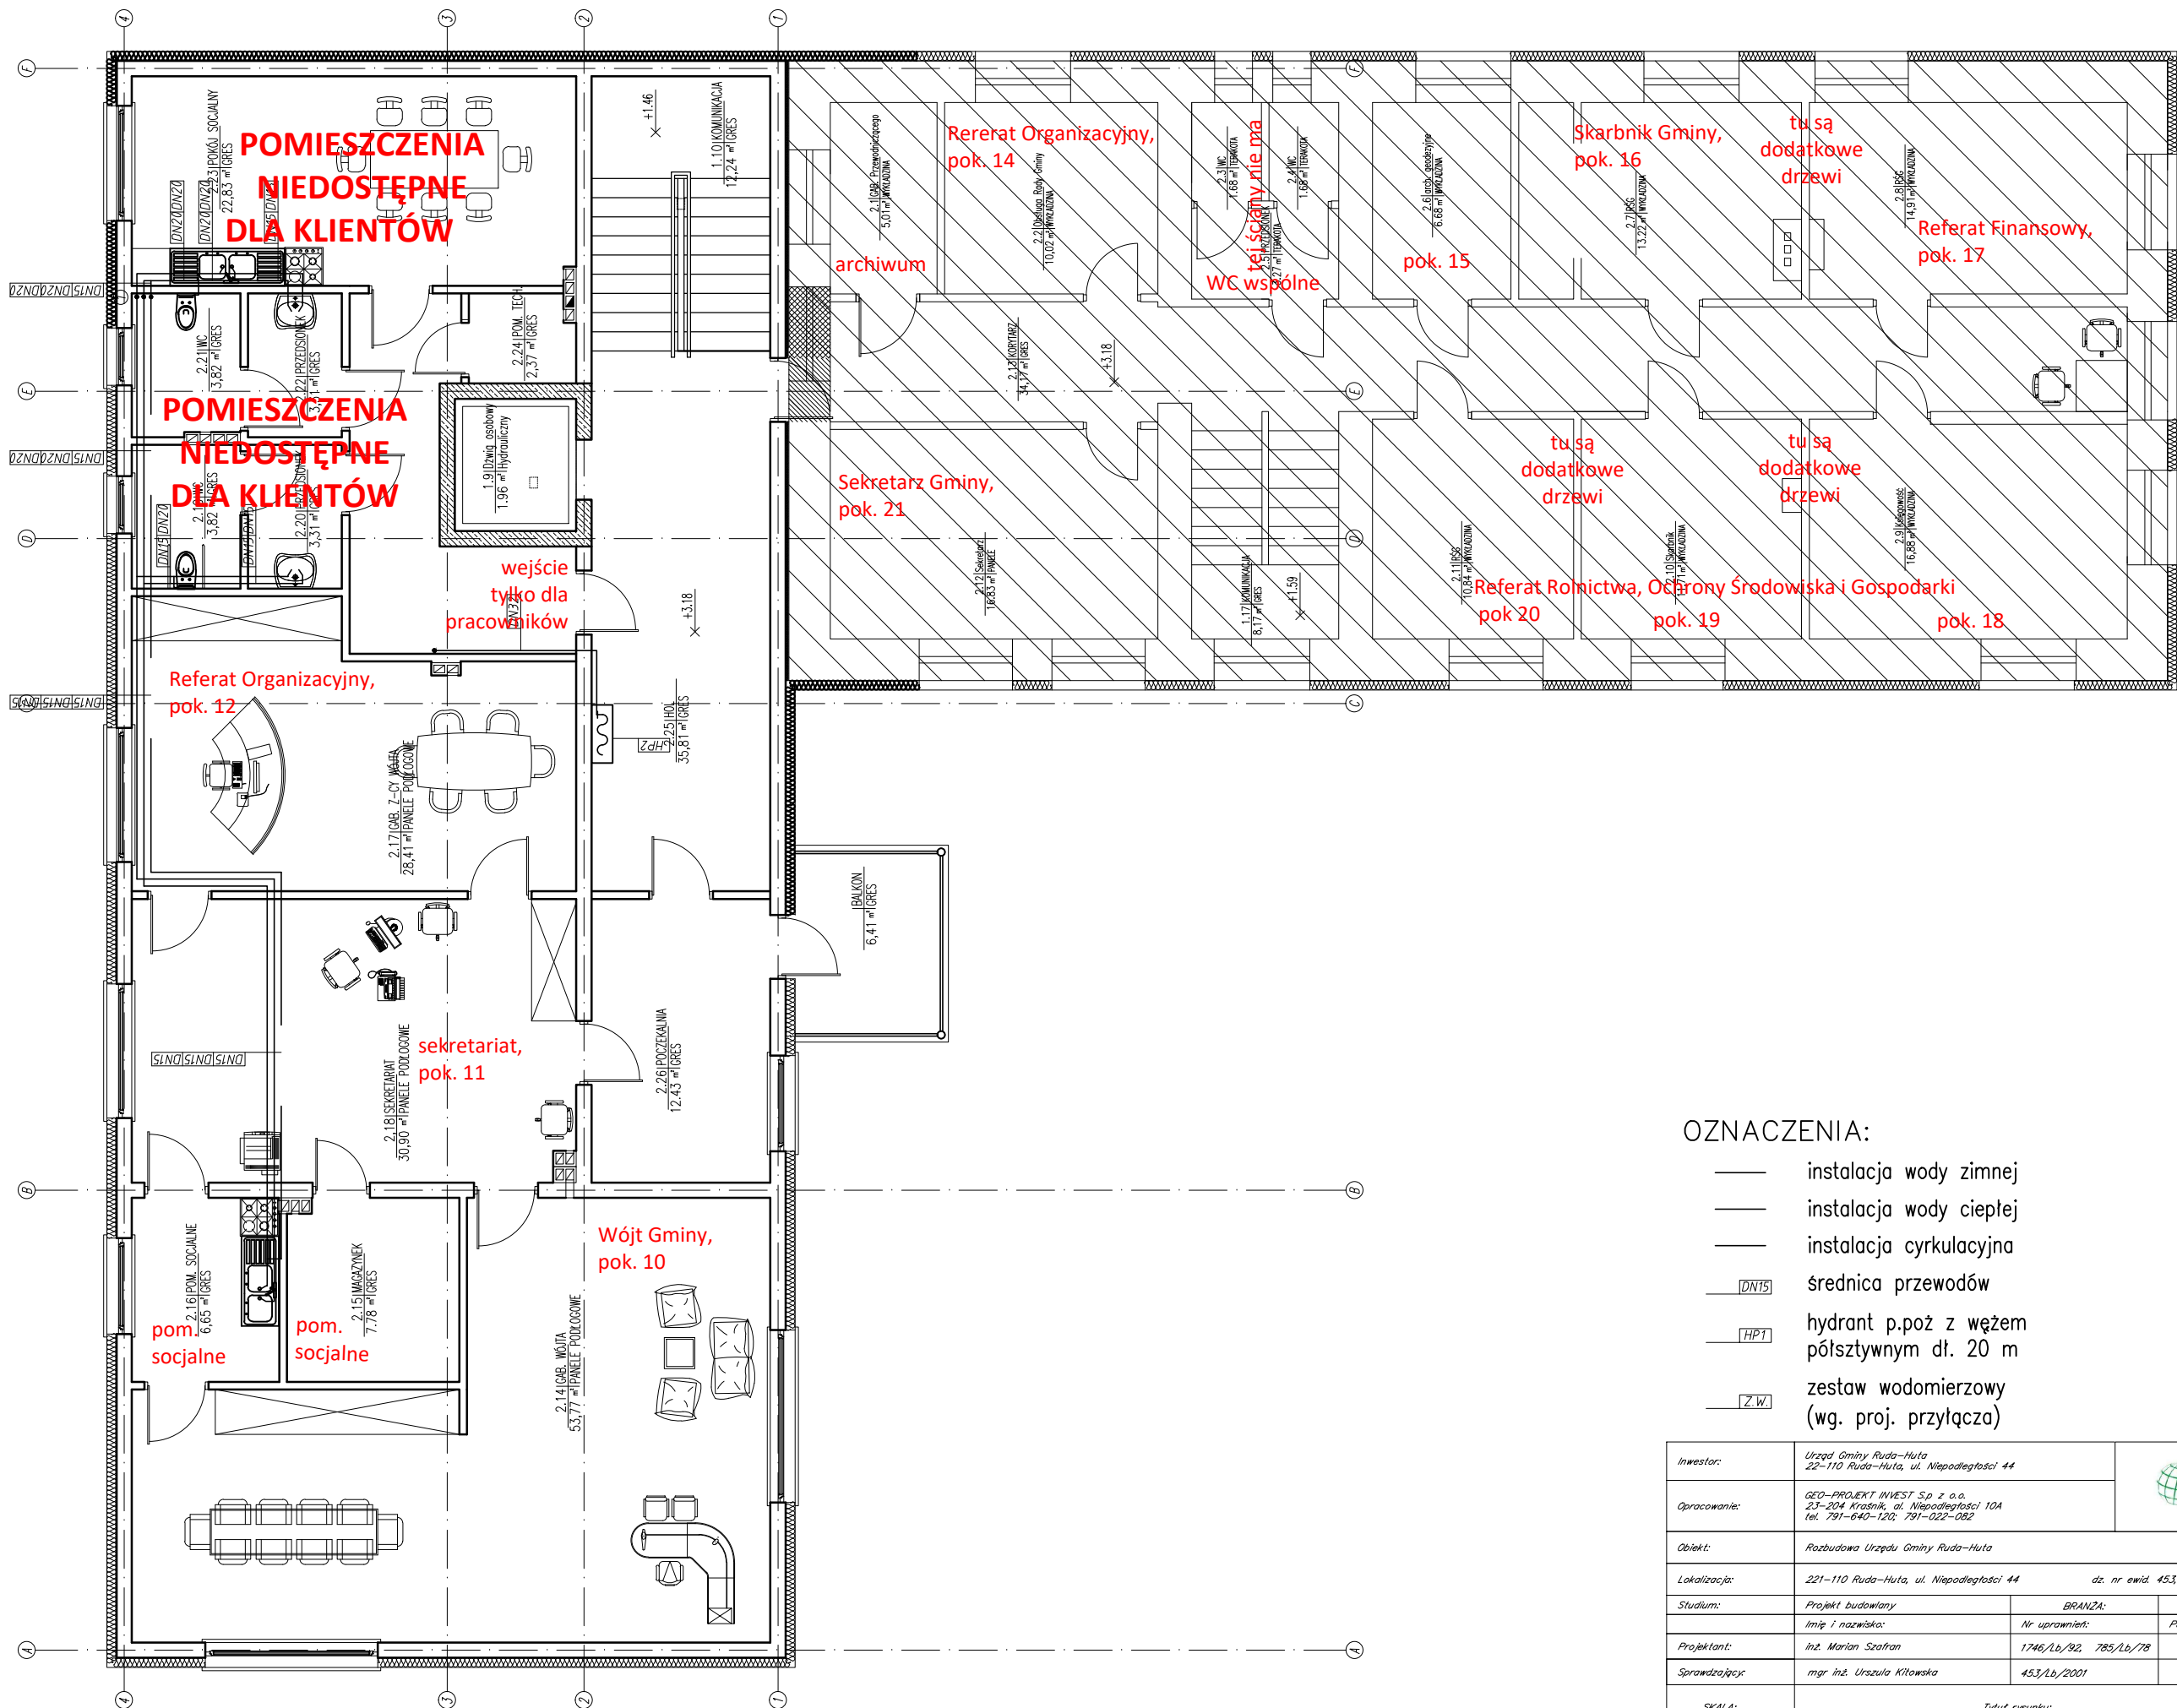



Investor:	Urząd Gminy Ruda-Huta 22-110 Ruda-Huta, ul. Niepodległości 44	 <small>INWEST Sp. z o.o.</small>
Opracowanie:	GEO-PROJEKT INWEST Sp. z o.o. 23-204 Kraśnik, al. Niepodległości 10A tel. 791-640-120; 791-022-082	
Obiekt:	Rozbudowa Urzędu Gminy Ruda-Huta	
Lokalizacja:	221-110 Ruda-Huta, ul. Niepodległości 44	dz. nr ewid. 453, 454 OBRĘB 16 Ruda-Huta
Stadium:	Projekt budowlany	BRANŻA: Sanitarna
Projektant:	imię i nazwisko: inż. Marian Szafrań	Nr uprawnień: 1746/Lb/92, 785/Lb/78
Sprawdzający:	mgr inż. Urszula Kitowska	453/Lb/2001
SKALA: 1:100	Tytuł rysunku: INSTALACJA WODOCIĄGOWA – RZUT PRZYZIEMIA	
		Nr. rysunku: S-03



OZNACZENIA:

- instalacja wody zimnej
- instalacja wody ciepłej
- instalacja cyrkulacyjna
- DN15 średnica przewodów
- HPT hydrant p.poż z węzłem półsztywnym dł. 20 m
- Z.W. zestaw wodomierzowy (wg. proj. przyłącza)

Inwestor:	Urząd Gminy Ruda-Huta 22-110 Ruda-Huta, ul. Niepodległości 44	 <small>INWEST Sp. z o.o.</small>	
Opracowanie:	GEO-PROJEKT INWEST Sp. z o.o. 23-204 Krasnik, ul. Niepodległości 10A tel. 791-640-120; 791-022-082		
Obiekt:	Rozbudowa Urzędu Gminy Ruda-Huta		
Lokalizacja:	221-110 Ruda-Huta, ul. Niepodległości 44	dz. nr ewid. 453, 454 OBRĘB 16 Ruda-Huta	
Stadium:	Projekt budowlany	BRANŻA: Sanitarna	
Projektant:	imię i nazwisko: inż. Marian Szafrań	Nr uprawnień: 1746/Lb/92, 785/Lb/78	Podpis: Data: CZERWIEC 2015
Sprawdzający:	mgr inż. Urszula Kitowska	453/Lb/2001	
SKALA: 1:100	Tytuł rysunku: INSTALACJA WODOCIĄGOWA - RZUT PIĘTRA		Nr. rysunku: 5-04